



SITUACE , M 1:100

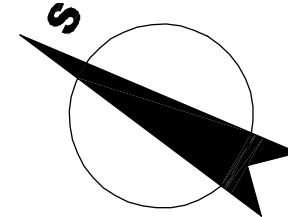

st.11/1

SJM KOPECKÝ OLDŘICH ING. A KOPECKÁ DANIELA ING.,
U RYBNÍČKU 416, HYLÁTY, 56203 ÚSTÍ NAD ORLICÍ,
PODÍL: 839/5000
STAVEBNÍ BYTOVÉ DRUŽSTVO ÚSTÍ NAD ORLICÍ,
LETOHRADSKÁ 1359, 56206 ÚSTÍ NAD ORLICÍ
PODÍL: 4161/5000

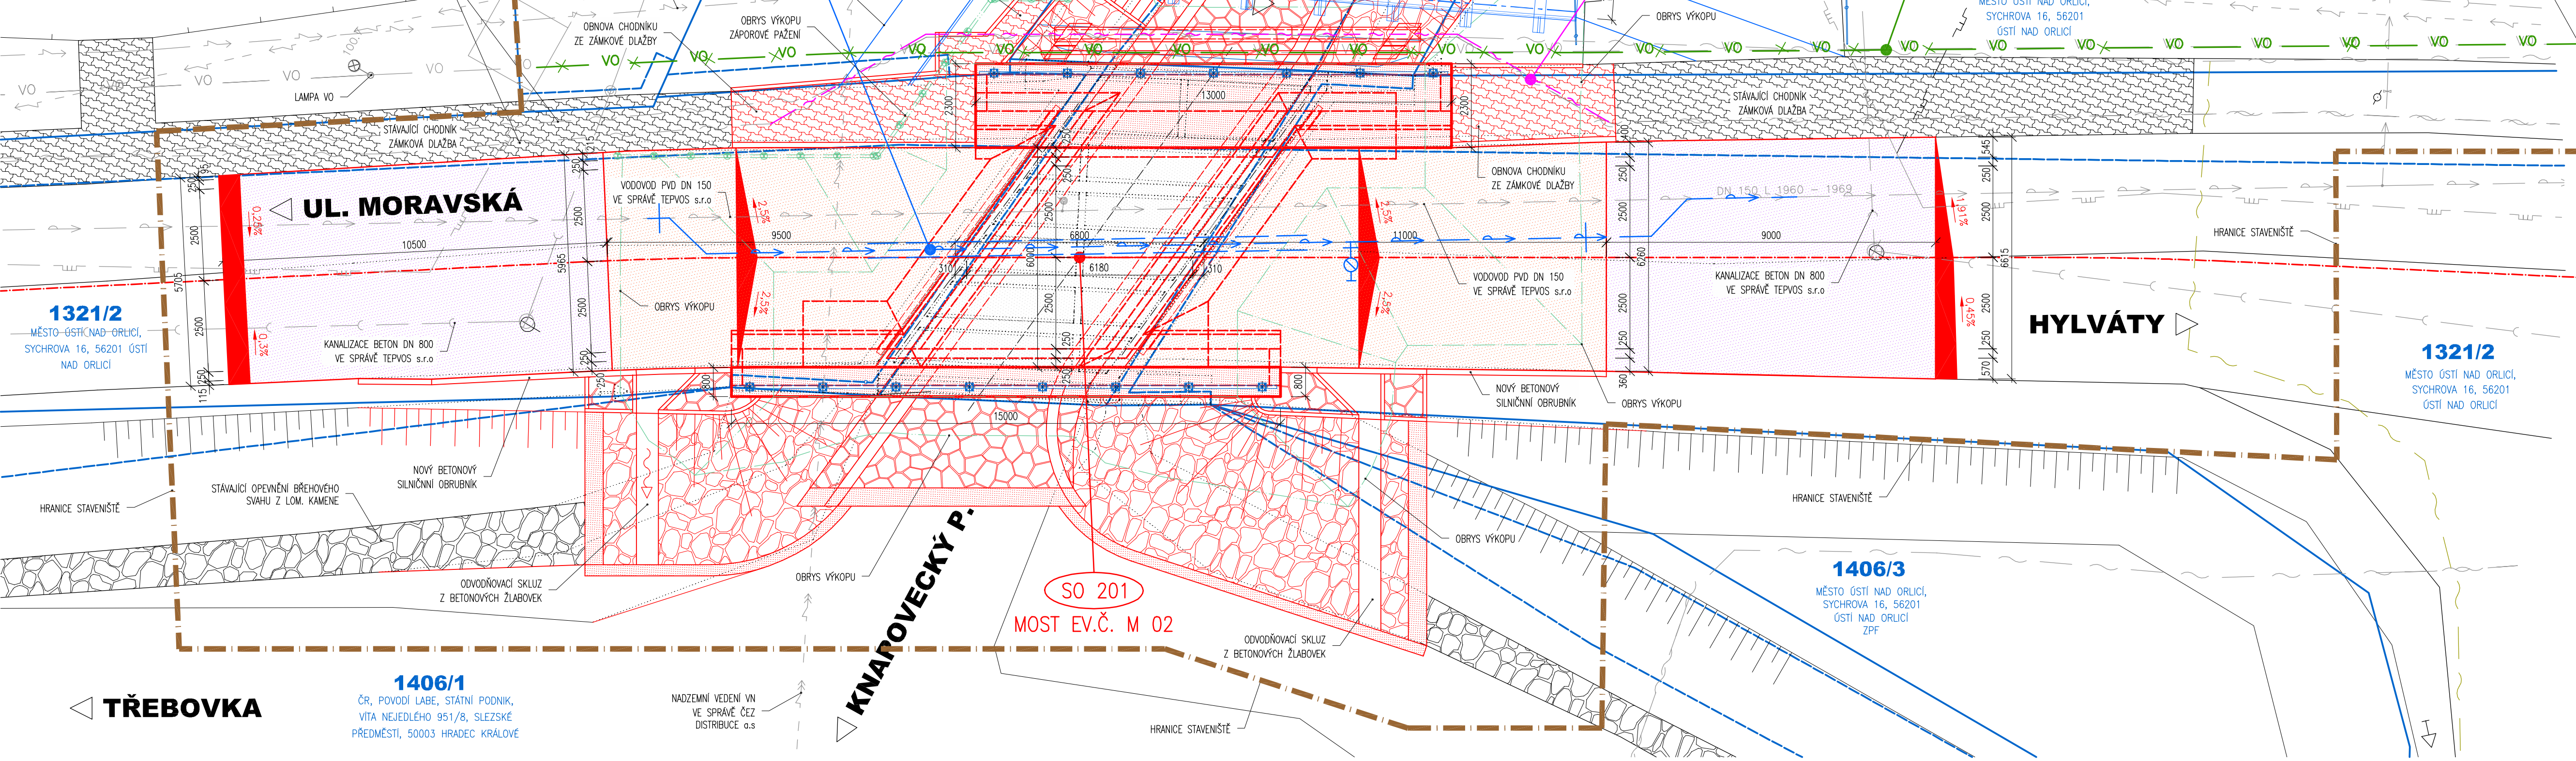

SEZNAM OBJEKTŮ STAVBY

SO 201 – MOST EV.Č. M 02
SO 340 – VÝMĚNA VODOVODNÍHO POTRUBÍ
SO 440 – VEŘEJNÉ OSVĚTLENÍ
SO 460 – ÚPRAVA VEDENÍ CETIN

LEGENDA ZNAČENÍ

— NOVÝ STAV
— PROVIZORNÍ STAV
— DOSAVIDNÍ STAV
— HRANICE KN
VLASTNÍK POZEMKU DLE ÚDAJŮ KATASTRU NEMOVITOSTÍ
— HRANICE STAVENIŠTĚ

LEGENDA - NÁVRH

KONSTRUKCE A – REKONSTRUKCE VOZOVKY
KONSTRUKCE B – VÝMĚNA KONSTRUKČNÍCH VRSTEV (OBRUSNÁ A LOŽNÍ)
KONSTRUKCE C – KOMUNIKACE NA MOSTĚ

LEGENDA SÍTÍ - NOVÝ STAV

— SO 340 VÝMĚNA VODOVODNÍHO POTRUBÍ – TEPVOS s.r.o.
— SO 440 – VEŘEJNÉ OSVĚTLENÍ – TEPVOS s.r.o.
— SO 460 – VÝMĚNA KABELŮ CETIN – CETIN a.s.

LEGENDA SÍTÍ - STÁV. STAV

— STL PLYNOVOD OC DN 200 – RWE
— VODOVOD PVD DN 150 – TEPVOS s.r.o.
— VO – VEŘEJNÉ OSVĚTLENÍ – TEPVOS s.r.o.
— NADZEMNÍ EL. VEDENÍ NN – ČEZ DISTRIBUCE a.s.
— PODZEMNÍ EL. VEDENÍ NN – ČEZ DISTRIBUCE a.s.
— NADZEMNÍ EL. VEDENÍ VN – ČEZ DISTRIBUCE a.s.
— SĎĚLOVACÍ KABELY – CETIN a.s.
— KANALIZACE DN 800 BETON – TEPVOS s.r.o.

OCHRANNÁ PÁSMO VŠECH STÁVAJÍCÍCH VEDENÍ TECHNICKÉ INFRASTRUKTURY
JSOU UVEDENA V TEXTOVÝCH ČÁSTECH PROJEKTU A VE VÝJÁDRĚNÍCH SPRÁVČŮ,
KTERÁ JSOU SOUČÁSTÍ DOKLADOVÉ ČÁSTI PROJEKTOVÉ DOKUMENTACE

03		
02		
01		
ZMĚNA	POPIS	DATUM

	ING. IVAN ŠÍR PROJEKTOVÁNÍ DOPRAVNÍCH STAVEB CZ s.r.o. Haškova 1714/3, 500 02 Hradec Králové, tel: +420 603 181 473, sir@sirivan.cz, www.sirivan.cz IČ: 258 62 914
--	--

investor: Město Ústí nad Orlicí
Sychrova 16, 562 24 Ústí nad Orlicí

Nový most přes Knapovecký potok v ulici Třebovská v Ústí nad Orlicí

■ kraj:
Pardubický
■ MÚ/OU:
Ústí nad Orlicí
■ stupeň ulajení:
bez ulajení
■ datum:
11.2015
■ zakázkové číslo:
015 001
■ stupeň PD:
DSP+PDPS
■ odpovědný projektant stavby:
Ing. Ivan Šír
■ odpovědný projektant objektu:
Ing. Ivan Šír
■ vypracoval:
Ing. Karel Kréma
■ kontroloval:
Ing. Ivan Šír
■ změna číslo:
00
■ měřítko:
M 1:100

B. SOUHRNNÉ ŘEŠENÍ STAVBY

KOORDINAČNÍ SITUACE

B.2