


Malé Hamry

KOMUNIKACE ŽULOVÉ KOSTKY

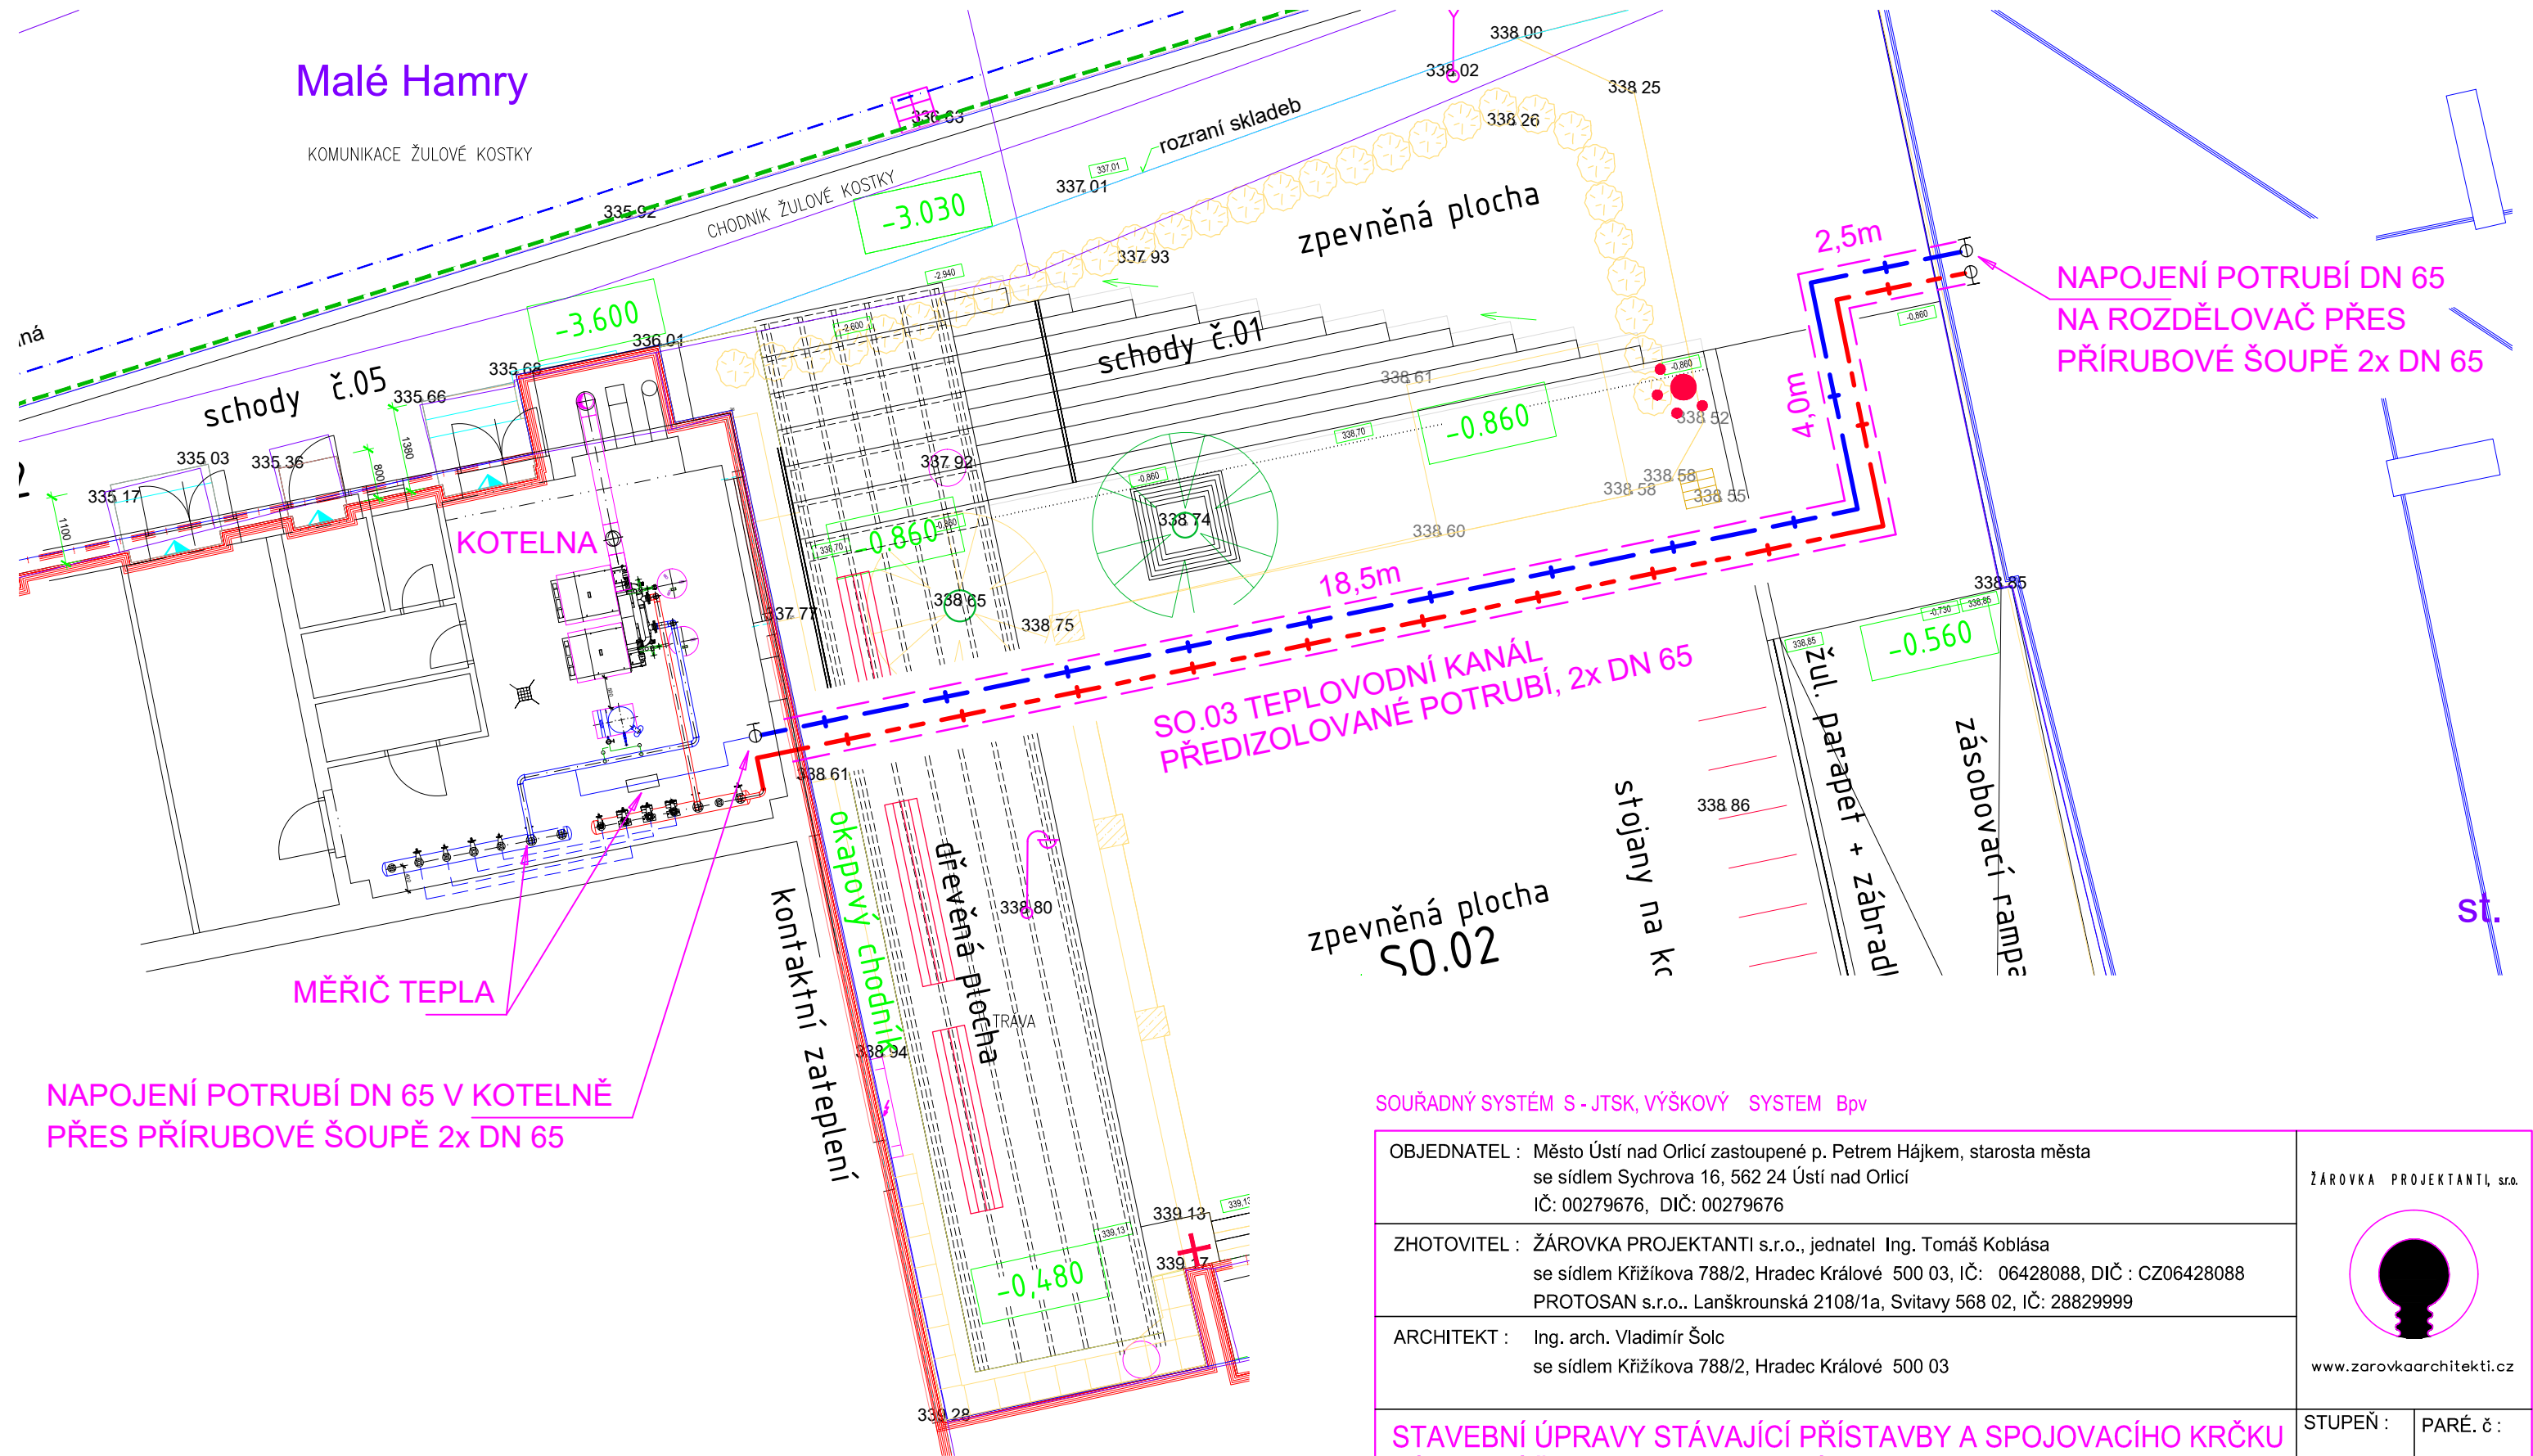

NAPOJENÍ POTRUBÍ DN 65 V KOTELNĚ
PŘES PŘÍRUBOVÉ ŠOUPĚ 2x DN 65


MĚŘIČ TEPLA

NAPOJENÍ POTRUBÍ DN 65
NA ROZDĚLOVAČ PŘES
PŘÍRUBOVÉ ŠOUPĚ 2x DN 65

SO.03 TEPOVODNÍ KANÁL
PŘEDIZOLOVANÉ POTRUBÍ, 2x DN 65

zpevněná plocha
SO.02

SOUŘADNÝ SYSTÉM S - JTSK, VÝŠKOVÝ SYSTÉM Bpv

OBJEDNATEL : Město Ústí nad Orlicí zastoupené p. Petrem Hájkem, starosta města se sídlem Sychrova 16, 562 24 Ústí nad Orlicí IČ: 00279676, DIČ: 00279676		ŽÁROVKA PROJEKTANTI, s.r.o.	
ZHOTOVITEL : ŽÁROVKA PROJEKTANTI s.r.o., jednatel Ing. Tomáš Koblása se sídlem Křížíkova 788/2, Hradec Králové 500 03, IČ: 06428088, DIČ : CZ06428088 PROTOSAN s.r.o.. Lanškrounská 2108/1a, Svitavy 568 02, IČ: 28829999		 www.zarovkaarchitekti.cz	
ARCHITEKT : Ing. arch. Vladimír Šolc se sídlem Křížíkova 788/2, Hradec Králové 500 03		STUPEŇ : DSP	
STAVEBNÍ ÚPRAVY STÁVAJÍCÍ PŘÍSTAVBY A SPOJOVACÍHO KRČKU ZÁKLADNÍ ŠKOLA, ul. KOMENSKÉHO č.p. 11 ÚSTÍ NAD ORLICÍ		PARÉ. č. :	
STAVEBNÍ OBJEKT	SO.03 PŘELOŽKA - ÚPRAVA TEPOVODNÍHO ROZVODU MEZI PŮVODNÍ BUDOVOU ŠKOLY A PŘÍSTAVBOU	DATUM : 04_2019	
PROFESE	VYTÁPĚNÍ STAVEB	ČÍSLO ZAKÁZKY : 1907	
ODPOVĚDNÝ PROJEKTANT	Jaroslav Kefurt, ČKAIT 0700319 autorizovaný technik	MĚŘÍTKO : 1:100	
PROJEKTANT	Pavel Kefurt	ČÍSLO V. : SO.03.b-02	
PŮDORYS 1:100			