


Půdorys 3.NP - schodiště, část střechy

 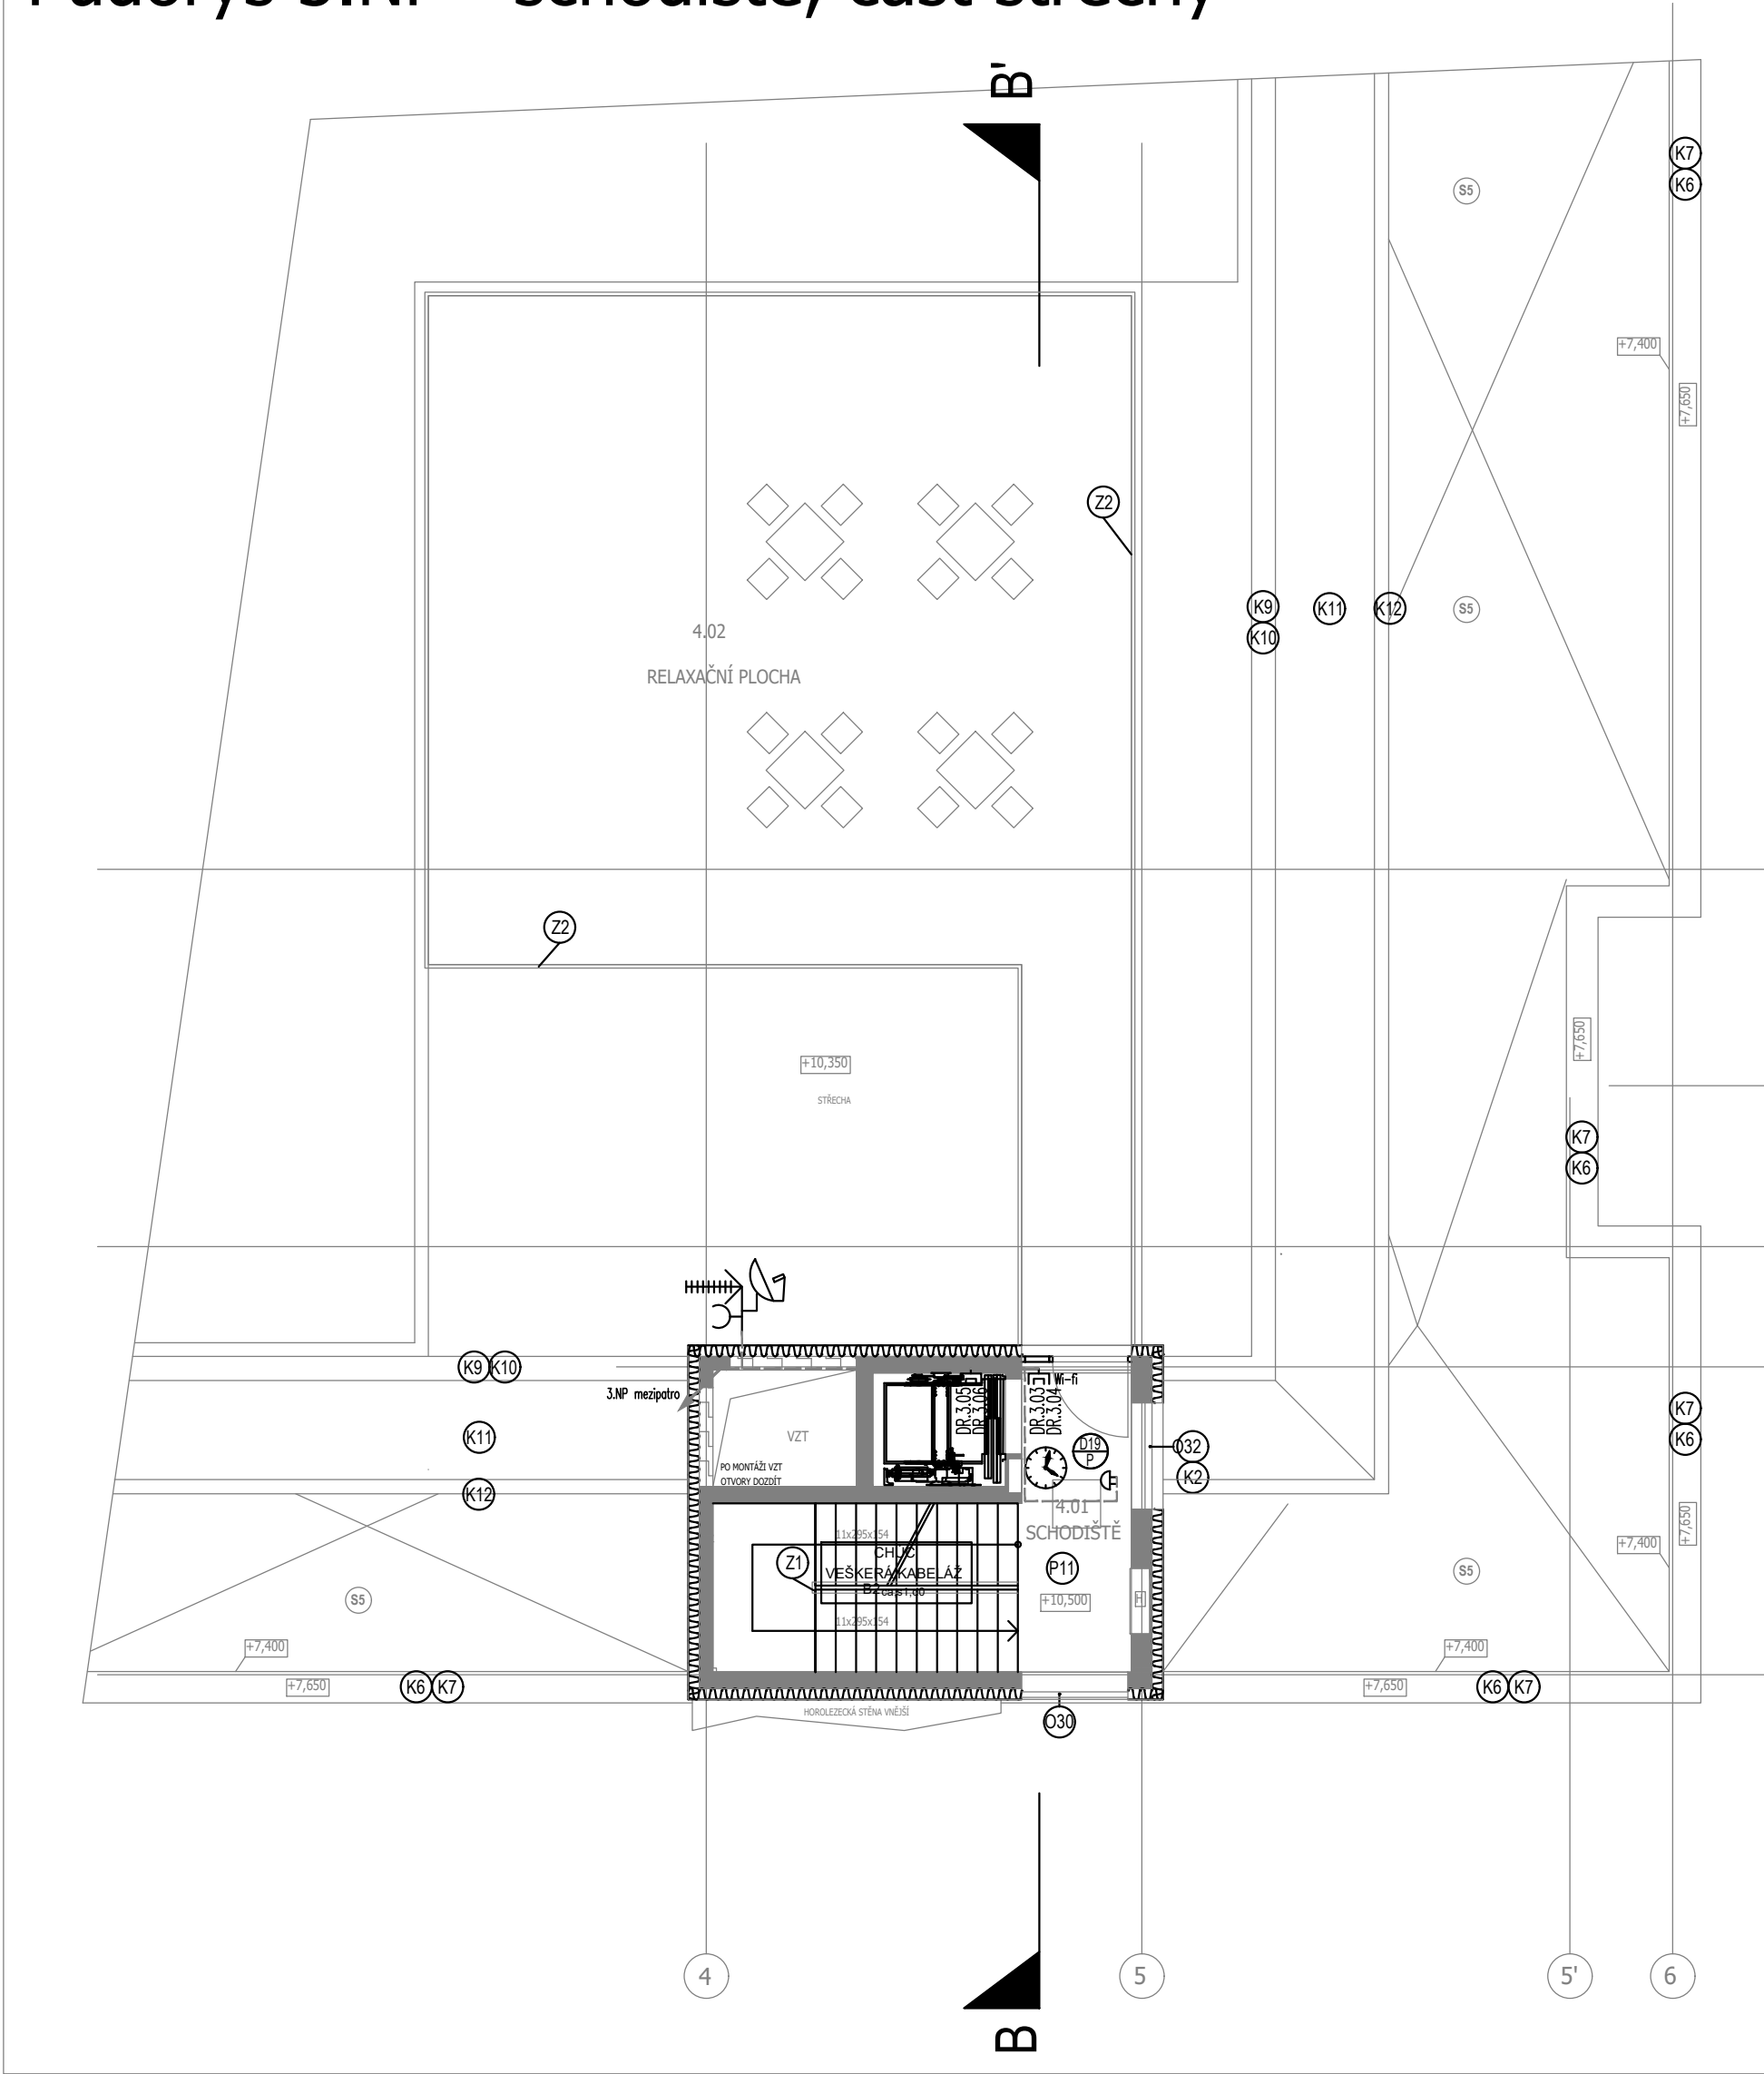



Č.	ÚČEL MÍSTNOSTI	M2	PODLAŽ.
4.01	SCHODIŠTĚ	18,04	KER. DLA
4.02	RELAXAČNÍ PLOCHA	108,82	BETONOVÁ
CELKEM		126,86	

- POZNÁMKY:
- KABELOVÉ TRASY S POŽÁRNÍ ODOLNOSTÍ PROVÉST DLE DOPORUČENÍ VÝROBCE A ZP/27/2008.
 - PROJEKTANT TYP NA DODRŽENÍ PŘEDPISNÝCH TECHNICKÝCH PARAMETRŮ PŘÍSTRAJÍ A ZAŘÍZENÍ. POUŽITÁ ZAŘÍZENÍ MUSÍ MÍT SHODNÉ PARAMETRY JAKO NAVRHOVANÉ TYPY.
 - STAVBA ZAJISTÍ VYBUDOVÁNÍ KABELOVÝCH PROSTUPŮ NOSNÝMI KONSTRUKCEMI.
 - KABELOVÉ PROSTUPY MEZI JEDNOTL. POŽÁRNÍMI OSEKAMI BUDOU UJEDNĚNÝ PROTIPOŽÁRNÍ PŘEPÁŽKAMI S PŘEDPISOVOU ODOLNOSTÍ (viz. POŽÁRNÍ ZPRÁVA).
 - ELEKTROINSTALACE MUSÍ BÝT PROVEDENA V SOULADU S PLATNÝMI PŘEDPISY A ČSN ZEMĚNA V OBLASTI BEZPEČNOSTI A OCHRANY OSOBY.
 - SLABOPROUDÉ ROZVODY MUSÍ BÝT VEDENY S PŘEDPISNÝM ODSTUPEM OD ROZVODŮ SILNOPROUDU A OSTATNÍCH SÍTÍ MIN. 200mm, NEBO VE STÍNÍCH KANÁLECH.
 - TÉTO DOKUMENTACI JSOU NADÁŘENY KOORDINÁČNÍ VÝKRESY, VÝKRESY INTERIÉRŮ A MODELOVÝ SOUBOR KONCOVÝCH PRVKŮ ELEKTROINSTALACE V RIVIII.

- LEGENDA ZNAČEK ESL:
- LEGENDA SK
- Datový rozvaděč 19"
 - Zásuvka SK 2xRJ45 Cat. 5e – data
 - Zásuvka do podlahové krabice 2xRJ45 UTP Cat. 5e dodávkou pouze datové porty, krabice dodávkou SIL
- LEGENDA JEDNOTNÉHO ČASU:
- Řídící jednotka jednotného času
 - Analogové hodiny jednotného času jednostranné průměr 28cm
 - Analogové hodiny jednotného času oboustranné průměr 40cm
 - Přijímač radiosignálu DCF
 - Zvonek digitální
 - Pomocný zdroj JČ 24V
- LEGENDA DOMÁCÍ TELEFON:
- Ústředna domácího telefonu
 - Venkovní hláška dom. telefonu a tlač. tablo
 - Domácí telefon – audio
- LEGENDA EZS
- Ústředna EZS
 - Ovládací klávesnice EZS
 - Nástěnný PIR detektor pohybu 180°
 - Magnetický kontakt
 - Pomocný zdroj EZS 12V DC zálah.
 - Expander – 8 vstupů/4výstupy
- LEGENDA STA:
- Zásuvka STA – TV/R/SAT
 - Ústředna/patrový box STA
 - stožárová trojnojčka, sestava pro příjem pozemního a FM/AM signálu
 - Televize SMART LED, 146cm, 4K ultra HD

- LEGENDA PŘIVOLÁNÍ POMOCI:
- Ústředna přivolání pomoci+rozšiřující modul
 - Volací tlačítko táhlo s LED
 - Volací tlačítko s LED
 - Modul kontrolní s alarmem
 - Zařízení pro potvrzení volání
 - Napájecí zdroj 230V/24V
- LEGENDA OZVUČENÍ VÍCEÚČELOVÉ HALY:
- Ústředna ozvučovacího systému
 - Reproduktor 60W/8ohm, podhledový bez transformátoru
 - Bezdrátový mikrofon diverzní – přijímač, ruční mikrofon
 - Subwoofer profesionální aktivní 15" 400/700W
- LEGENDA TRAS:
- Kabelový kanál ESL
 - Kabelová trasa ESL na příchytky pod stropem v podhledu
 - Kabelová trasa ESL v podlaže
 - Stoupání/klesání vedení

hlavní projektant části: Jiří Veselský		zodpovědný projektant části: Jiří Veselský		vypracoval: Ing. Vlastimil Černý		datum: 08/2018	
 ExPlan s.r.o. Michelská 18/12a 140 00, PRAHA 4 IČO: 241 86 287		zakázkové číslo: 301738		měřítko: 1:100		stupeň: DPS	
		část dokumentace D.1.4.e2		formát: 6xA4		označení:	
		část: Zařízení slaboproudé elektrotechniky		stavební objekt: Areál Perla 01, Ústí nad Orlicí		105	

<div><div>BURSÍK HOLDING DESIGN & MANAGE</div></div> <div>Bursík Holding, a.s. Belgická 196/38 120 00 Praha 2 IČ: 282 23 063 www.bursikholding.cz</div>		vypracoval:		Ondřej Turek
		zodp. projektant:		Ing. Petr Hůda
		ved. projektant:		Ing. Pavel Kaňka
		autorizace:		Ing. Petr Hůda

investor: Město Ústí nad Orlicí, Sychrova 16, 562 24 Ústí nad Orlicí		zakázkové číslo:		
stavba: Dům dětí a mládeže Areál Perla 01, Ústí nad Orlicí		datum:		08/2018
		formát:		6xA4
		měřítko:		1:100
část: D.1.4. Technika prostředí staveb		druh dokumentace:		DPS
obsah: PŮDORYS 3.NP		č. výkresu: D.1.4.e2.105		č. paré: